


1147
ラオラビル南9条

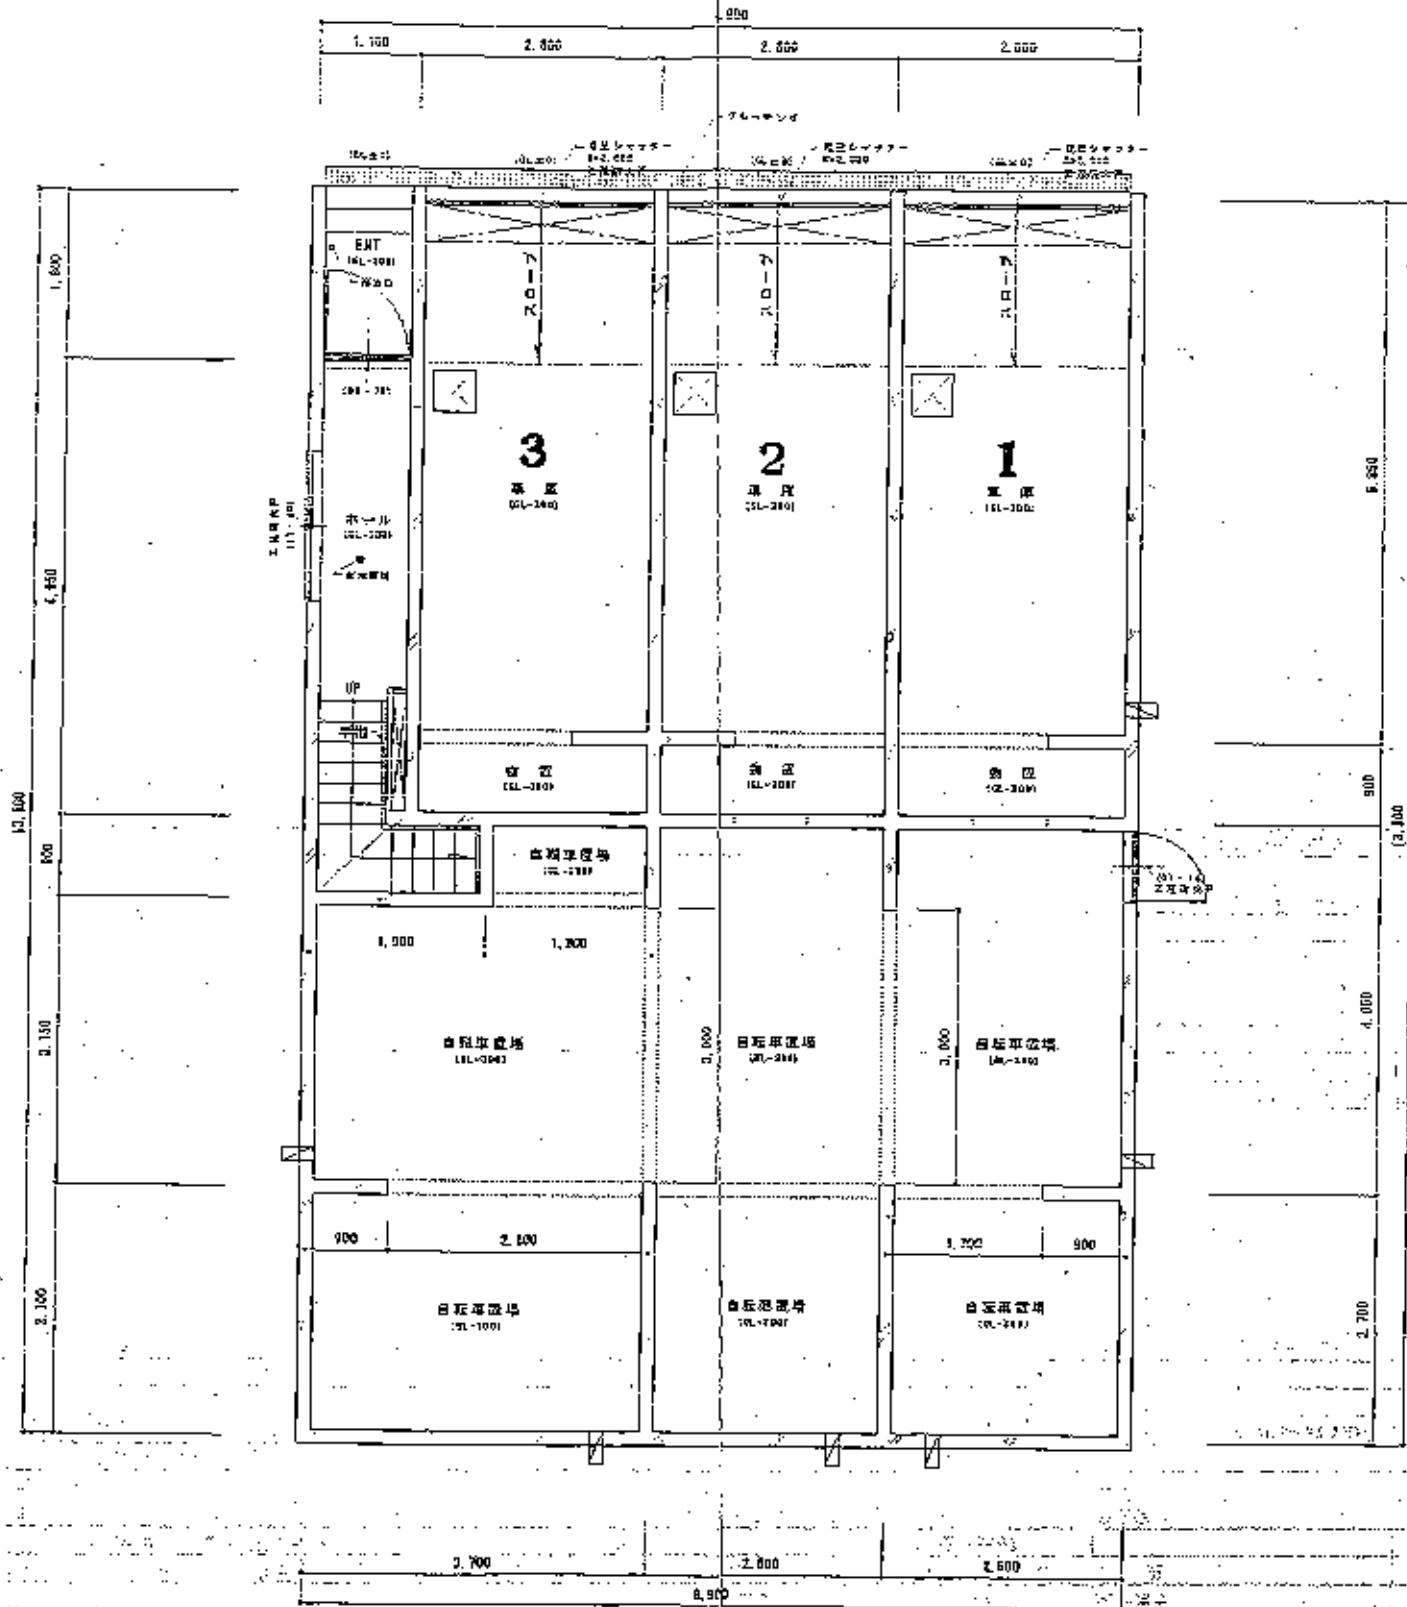

凡例

	現成コンクリート造
	グレーティング
	アルミセルボード100φ
	放水栓450×150
	LBS-P09.1
	非常取組200バッチリー内設置
	配管箇所
	換気扇
	床土(配管箇所)
	防火防煙扉
	防火設備2階3-2-0による
	留付部
	留付部

地階平面詳細図 1/50

設計者	監理者	製図者	年月日	工事名	図番	図名	縮尺	図面番号
				(板本)南9条9マンション(C棟)新築工事	01	地階平面図	1/50	3